


PRZEKRÓJ A-A
1:100

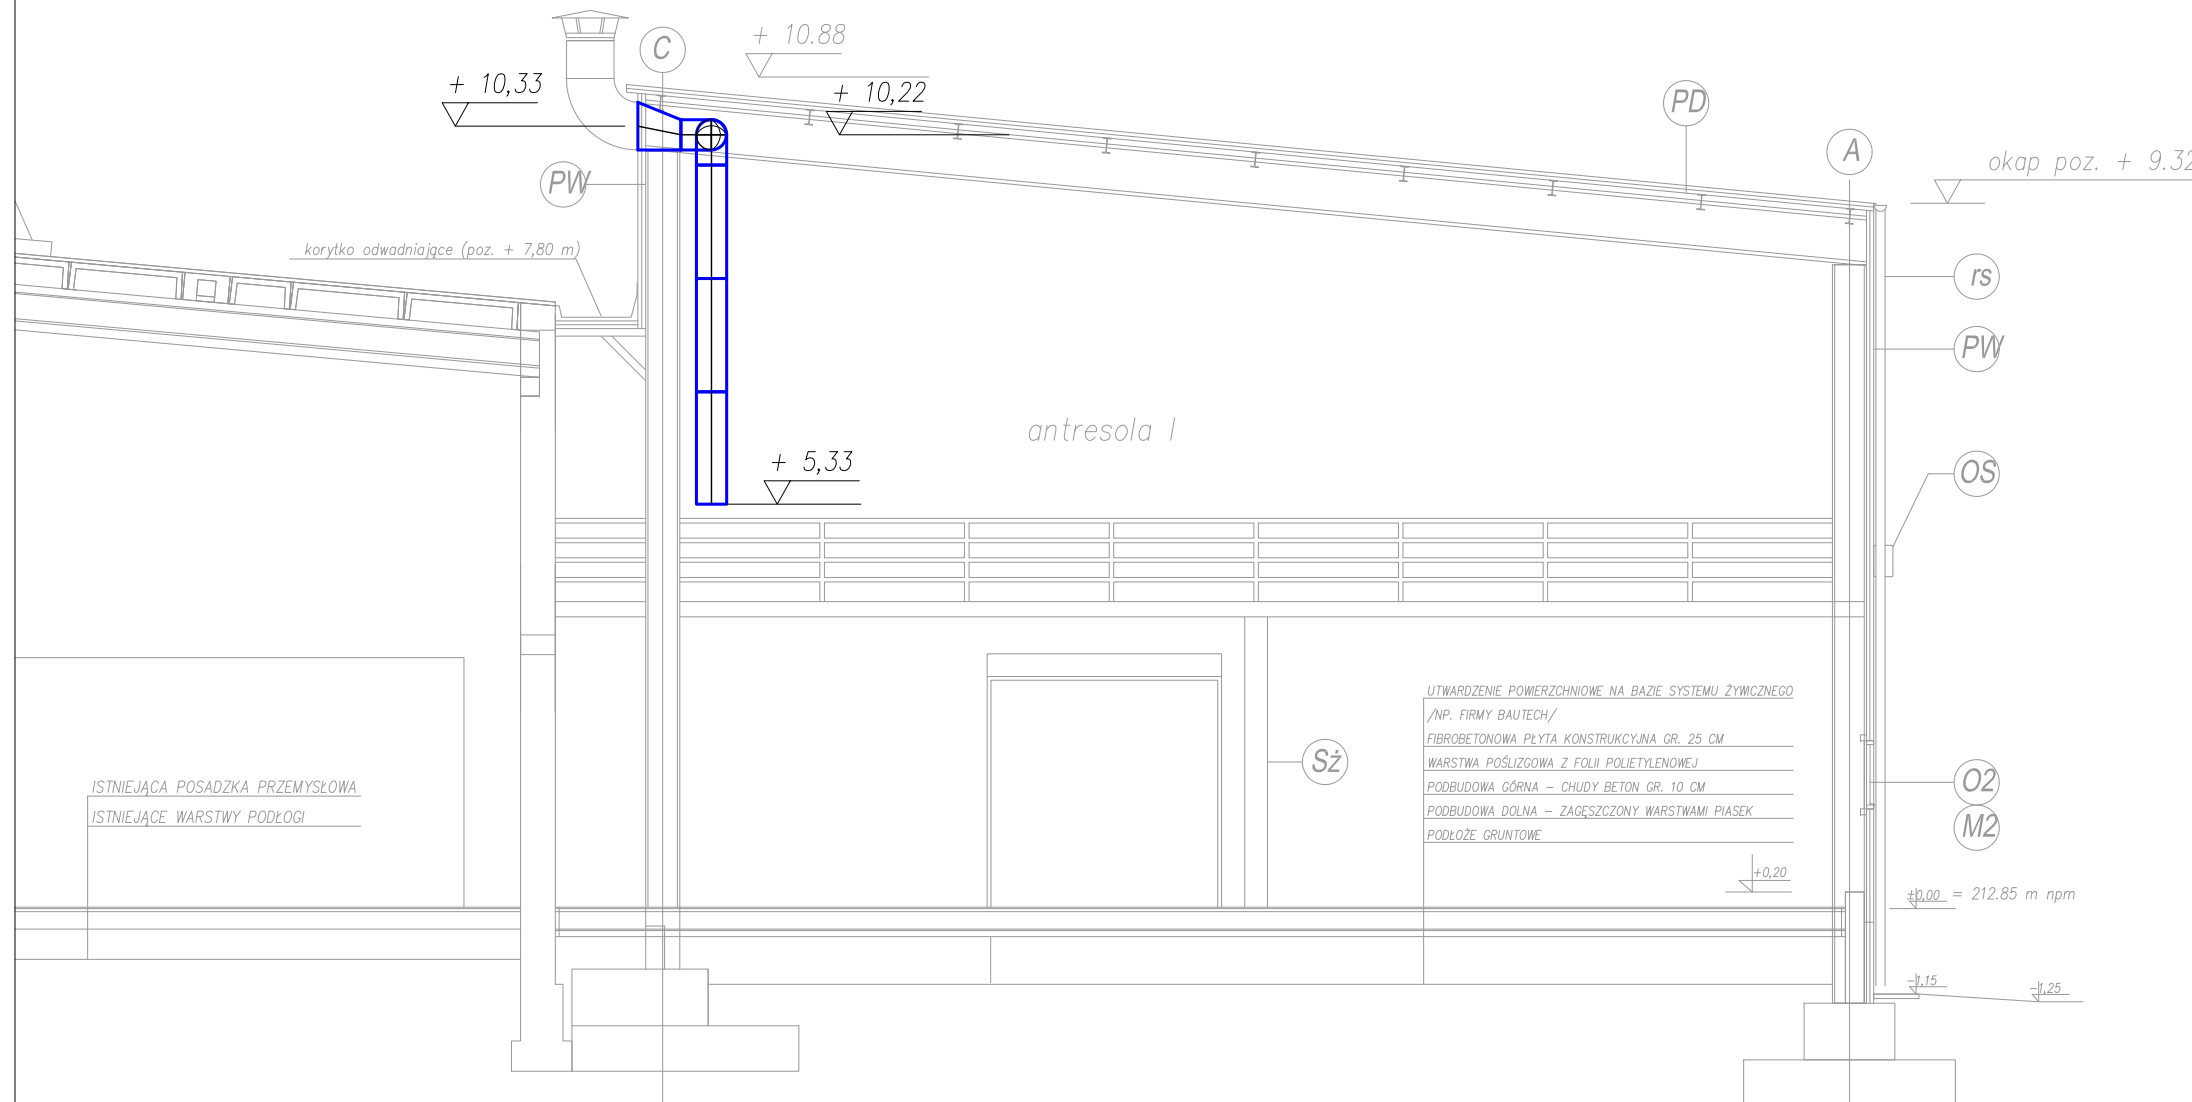

NAZWA JEDNOSTKI PROJEKTOWEJ: PRZEDSIĘBIORSTWO WIELOBRANŻOWE PROINST 35-111 Rzeszów ul. Wyspiańskiego 12A, tel.: 17-8541200, e-mail: proinst@poczta.onet.pl			
NAZWA INWESTORA: MAKARONY POLSKIE S.A. 35-082 Rzeszów ul. Podkarpacka 15A			
NAZWA INWESTYCJI: PROJEKT WYKONAWCZY ROZBUDOWY ISTNIEJĄCEGO BUDYNKU PRODUKCYJNO - MAGAZYNOWEGO - w zakresie budowy wewnętrznej instalacji wentylacji technologicznej			
ADRES INWESTYCJI: Rzeszów ul. Podkarpacka 15A		NR DZIAŁEK: -	
PROJEKTANT: BRANŻA SANITARNA	mgr inż. Grzegorz Bednarski	uprawnienia budowlane nr S-129/01 w specjalności instalacyjnej w zakresie sieci, instalacji i urządzeń wodociagowych i kanalizacyjnych, ciepłych, wentylacyjnych i gazowych - bez ograniczeń	podpis
SPRAWDZAJĄCY: BRANŻA SANITARNA	mgr inż. Wacław Zimny	uprawnienia budowlane nr 4/99 w specjalności instalacyjnej w zakresie sieci, instalacji i urządzeń wodociagowych i kanalizacyjnych, ciepłych, wentylacyjnych i gazowych - bez ograniczeń	podpis
NAZWA RYSUNKU: INSTALACJA WENTYLACJI TECHNOLOGICZNEJ - PRZEKRÓJ A-A			
DATA: lipiec 2018	SKALA: 1:100	NR RYSUNKU:	FAZA - BRANŻA - INDEKS - NUMER PW - SAN - WT - 2.00
NAZWA PLIKU: Makarony-rozbudowa_WENTYLACJA PW 08-2018.dwg			strona ...